


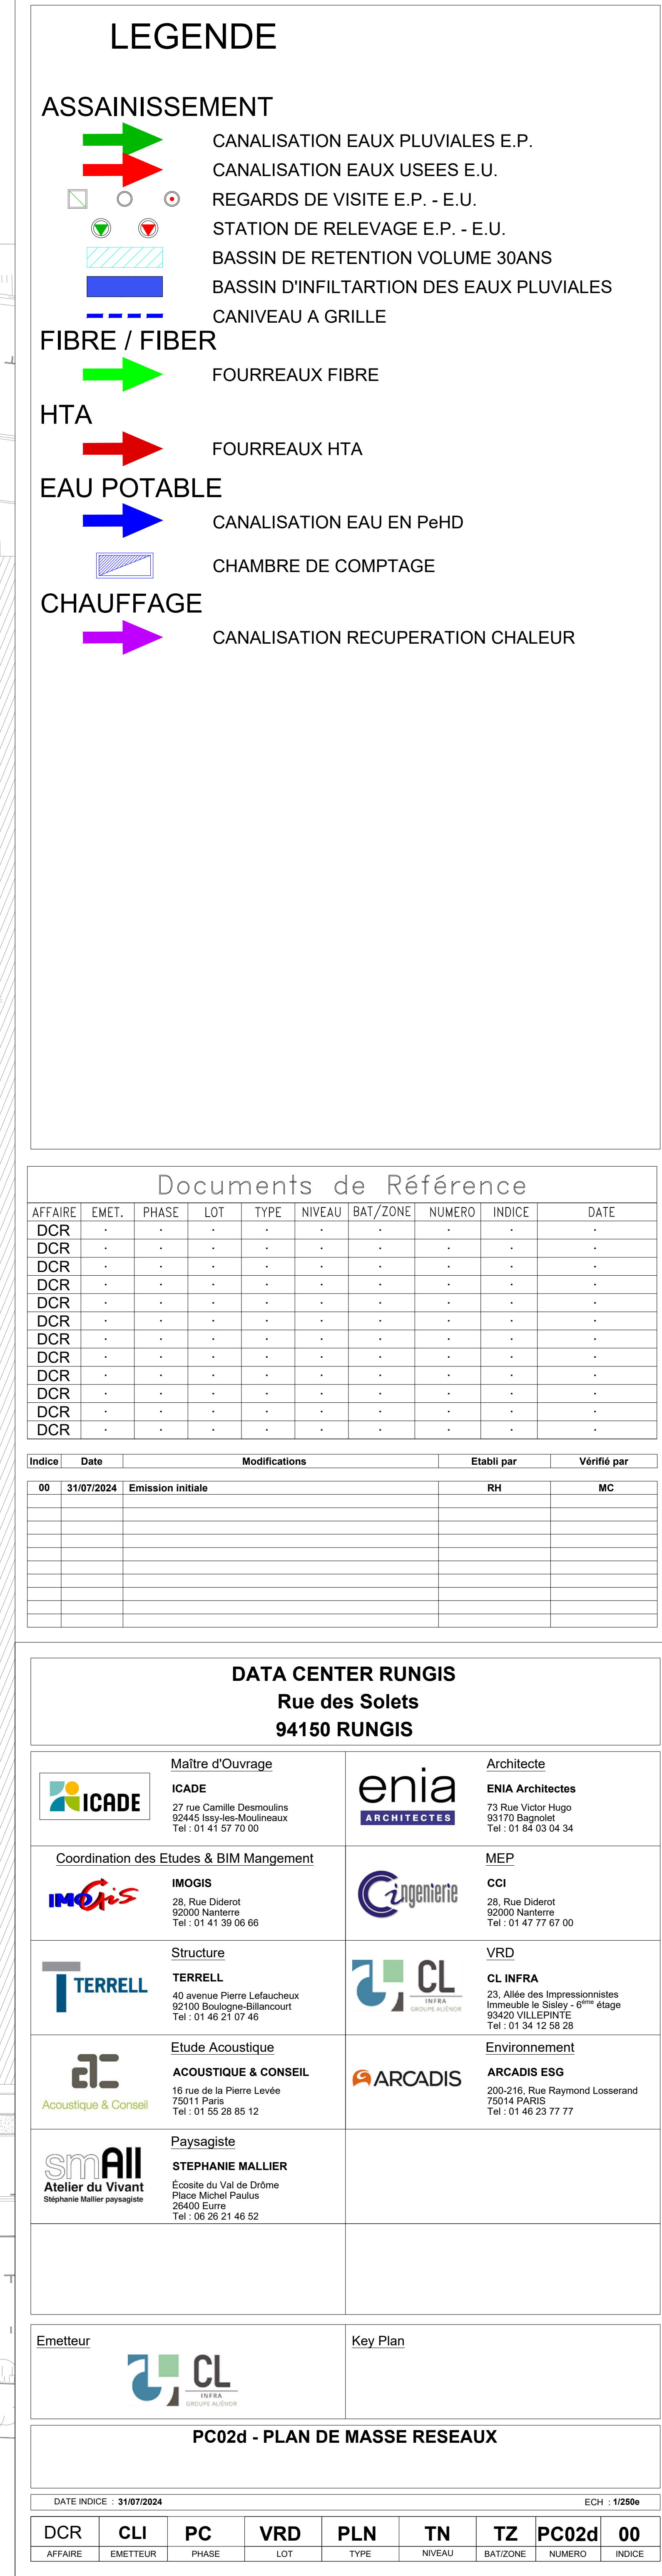

LEGENDE

ASSAINISSEMENT

- CANALISATION EAUX PLUVIALES E.P. EXISTANTE
- CANALISATION EAUX USEES E.U. EXISTANTE
- CANALISATION EAUX PLUVIALES E.P. EXISTANTE COMBLEE OU SUPPRIMEE
- CANALISATION EAUX USEES E.U. EXISTANTE COMBLEE OU SUPPRIMEE
- CANALISATION EAUX PLUVIALES E.P.
- CANALISATION EAUX USEES E.U.
- REGARDS DE VISITE E.P. - E.U.
- STATION DE RELEVAGE E.P. - E.U.
- REGARDS DE BRANCHEMENT E.P. - E.U.
- REGARD A GRILLE AVEC DECANTATION
- SEPARATEUR A HYDROCARBURES
- TETE D'OUVRAGE
- NOUE DE RETENTION/INFILTRATION
- BASSIN DE RETENTION/INFILTRATION
- BASSIN DE RETENTION : AIRE DE DEPOTAGE
- BASSIN DE RETENTION VOLUME 30ANS
- BASSIN DE RETENTION DES EAUX INCENDIES
- CANIVEAU A GRILLE

Documents de Référence

AFFAIRE	EMET.	PHASE	LOT	TYPE	NIVEAU	BAT/ZONE	NUMERO	INDICE	DATE
DCR	.	.	.	.	.	.	.	.	.
DCR	.	.	.	.	.	.	.	.	.
Indice	Date	Modifications	Etabli par	Vérifié par
00	31/07/2024	Emission initiale	RH	MC

DATA CENTER RUNGIS
Rue des Solets
94150 RUNGIS

Maitre d'Ouvrage ICADE 27 rue Camille Desmoulins 92445 Issy-les-Moulineaux Tel : 01 41 57 70 00	Architecte enja ENJA Architectes 73 Rue Victor Hugo 93170 Bagnolet Tel : 01 84 03 04 34
Coordination des Etudes & BIM Management IMOGIS 28, Rue Diderot 92000 Nanterre Tel : 01 41 39 06 66	MEP Cingentier 28, Rue Diderot 92000 Nanterre Tel : 01 47 77 67 00
Structure TERRELL 40 avenue Pierre Leclaucheux 92100 Boulogne-Billancourt Tel : 01 46 21 07 46	VRD CL INFRA 23, Allée des Impressionnistes Immeuble le Soley - 4 ^{ème} étage 93420 VILLEPENTE Tel : 01 34 12 58 28
Etude Acoustique ACOUSTIQUE & CONSEIL 16 rue de la Pierre Levée 75011 Paris Tel : 01 55 28 85 12	Environnement ARCADIS ESG 200-216, Rue Raymond Losserand 75014 PARIS Tel : 01 46 23 77 77
Paysagiste smAll Atelier du Vivant Stephanie Mallier paysagiste	


Emetteur CL INFRA GROUPE AIRBUS	Key Plan
---	----------

PC02d - PLAN DE MASSE ASSAINISSEMENT

DATE INDICE : 31/07/2024

ECH : 1/250e

DCR	CLI	PC	VRD	PLN	TN	TZ	PC02d	01
AFFAIRE	EMETTEUR	PHASE	LOT	TYPE	NIVEAU	BAT/ZONE	NUMERO	INDICE

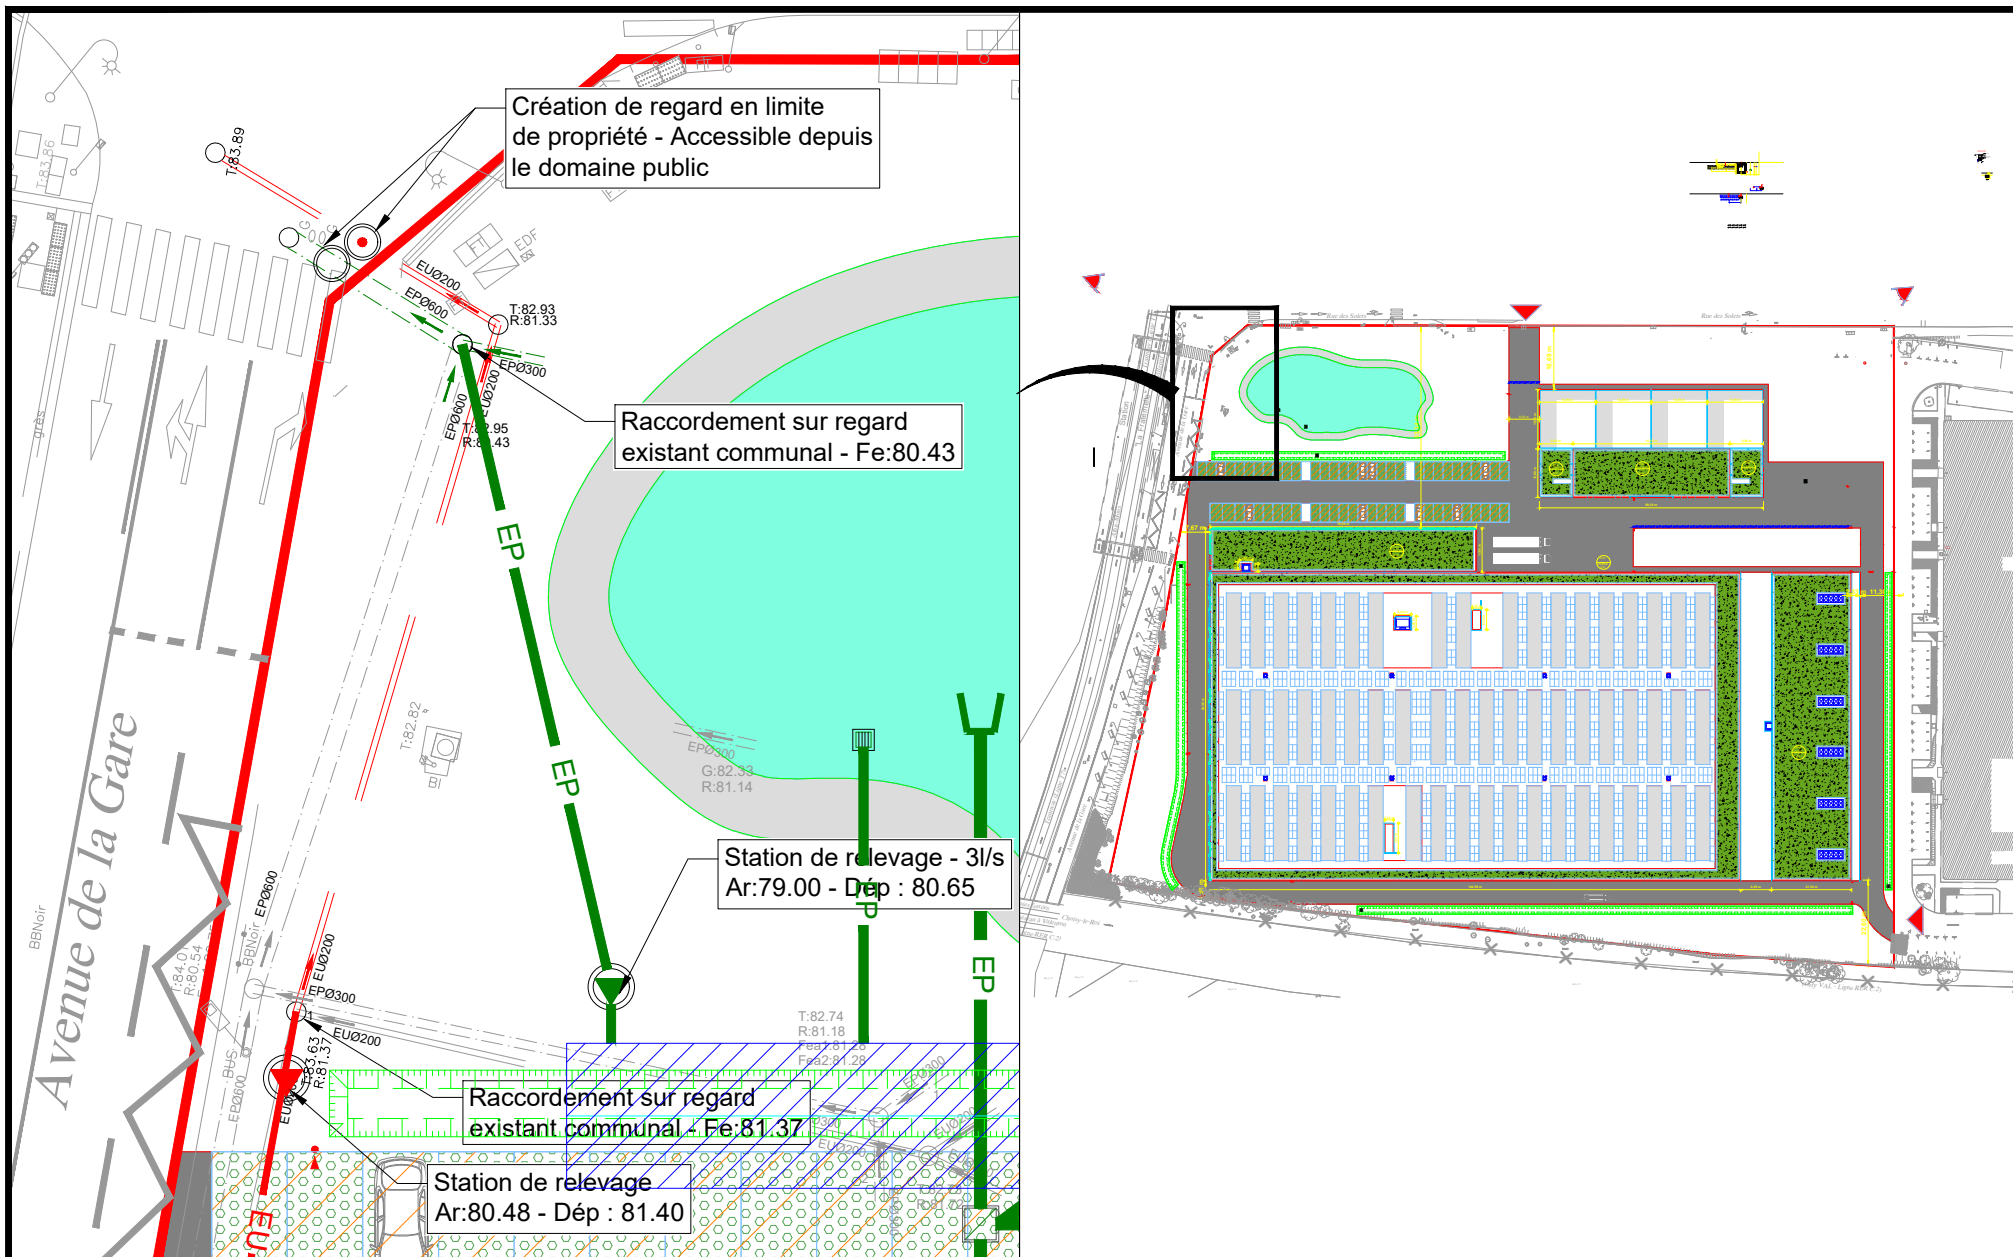

**DATA CENTER
RUNGIS - 94**

Date : 31/07/2024

Détail de raccordement Eau Usée et Eau Pluviale

Echelle : 1/250e